



Planta Baixa
Escala: 1/75

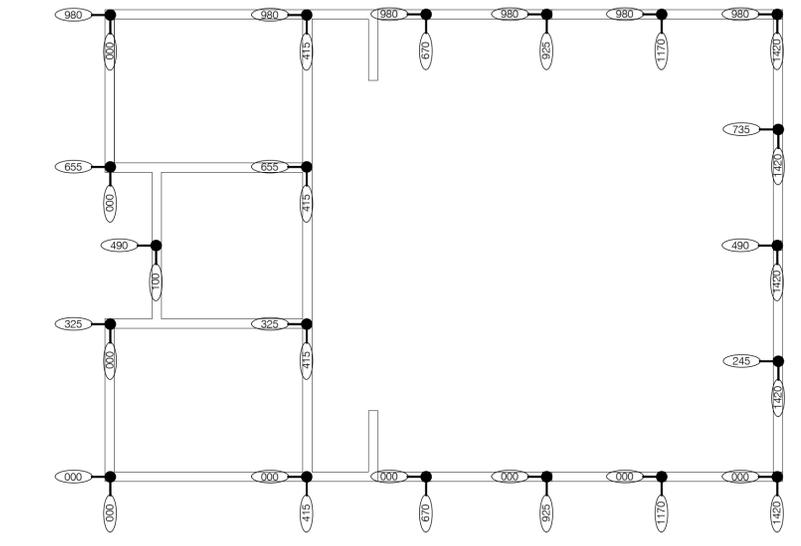


Projeto Estrutural
Escala: 1/75

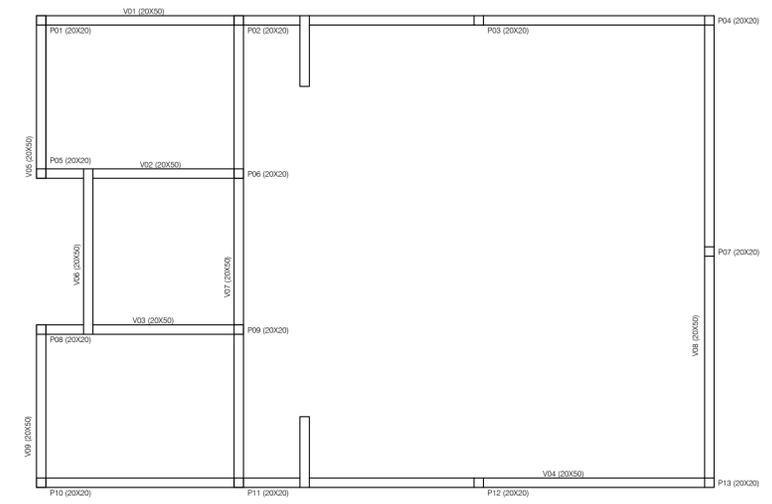


Projeto Estrutural
Escala: 1/75


FUNDAÇÃO	SUPRA ESTRUTURA
VIGA BALDRAME APOIADA SOBRE ESTACÕES	VIGA CINTA
ESTACÕES	FOK=20Mpa AÇO CA 50A
DIÂMETRO - 20mm ESPACAMENTO EM TORNO DE 3.00M FOK=20Mpa AÇO CA 50A	2 Ø 12.5mm L=VAR
3 Ø 10.0mm L=1.00 ESTRIBO 5.0 C/15cm	3 Ø 12.5mm L=VAR
OBS: PROFUNDIDADE DE ACORDO COM A CAMADA RESISTENTE DO SOLO	ESTRIBO 5.0 C/15cm L= 130
	PILARES DE CONCRETO
	FOK=20Mpa AÇO CA 50A
VIGA BALDRAME	2 Ø 12.5mm L=VAR
FOK=20Mpa AÇO CA 50A	2 Ø 12.5mm L=VAR
2 Ø 10.0mm L=VAR	ESTRIBO 5.0 C/15cm L= 70
2 Ø 12.5mm L=VAR	
ESTRIBO 5.0 C/15cm L= 85	

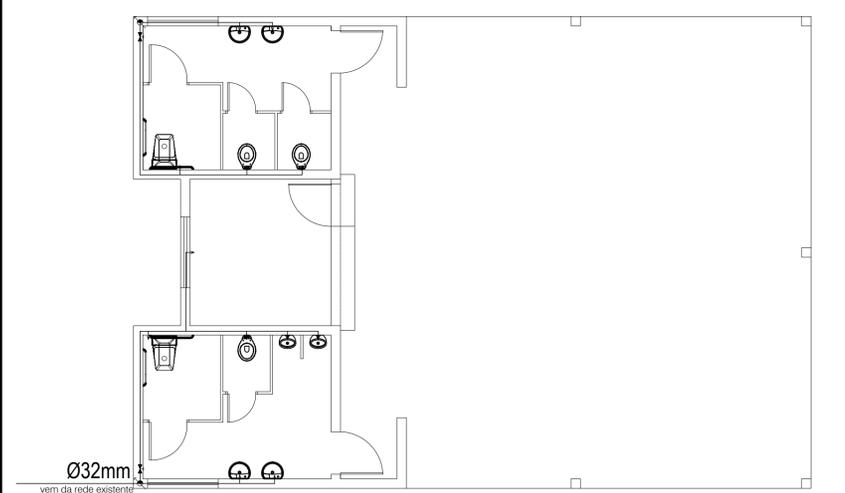


Projeto Hidrossanitário - Água
Escala: 1/75

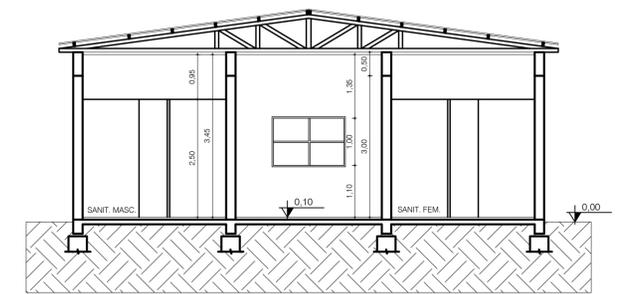

Corte AA'
Escala: 1/75

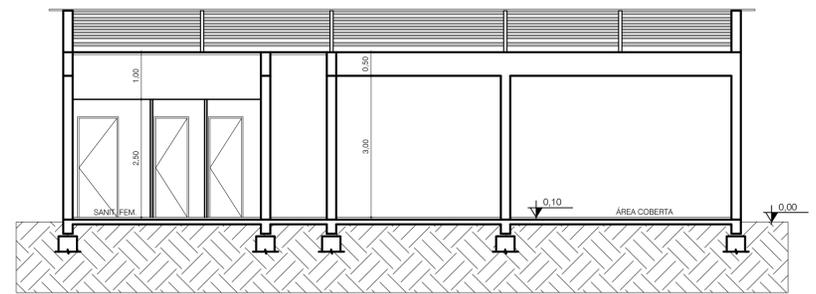


Corte BB'
Escala: 1/75

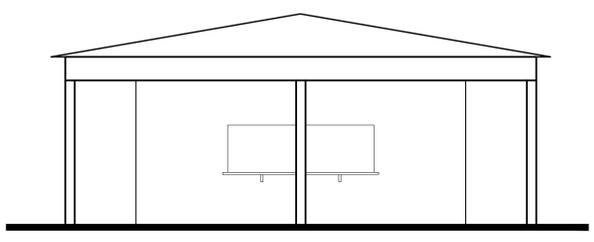


Fachada
Escala: 1/75

LEGENDA	
	CS - Caixa Sifonada com grelha - Ø 100mm
	CD - Caixa de Drenagem Ø 200mm
	Joelho 90°
	Ta 45°
	Ta 90°
	Joelho 45°
	Registro de parede
	Ponto de ligação
	Tubulação sem manômetro
	Tubulação com manômetro
	Manômetro
	Rancho de Esgoto
	Tubo PFC - Abasamento e Ramificação

LEGENDA DAS INDICAÇÕES	
AF	Coluna de Água Fria
CH	Chuveiro
LV	Lavatório com pedalete 90°
DN	Sanita regular
PA	Pa de madeira com pedalete 90°
RG	Registro de Gaxeta
TLR	Tanque de Lixar Rápido
VS	Vaso Sanitário com canal apoiado

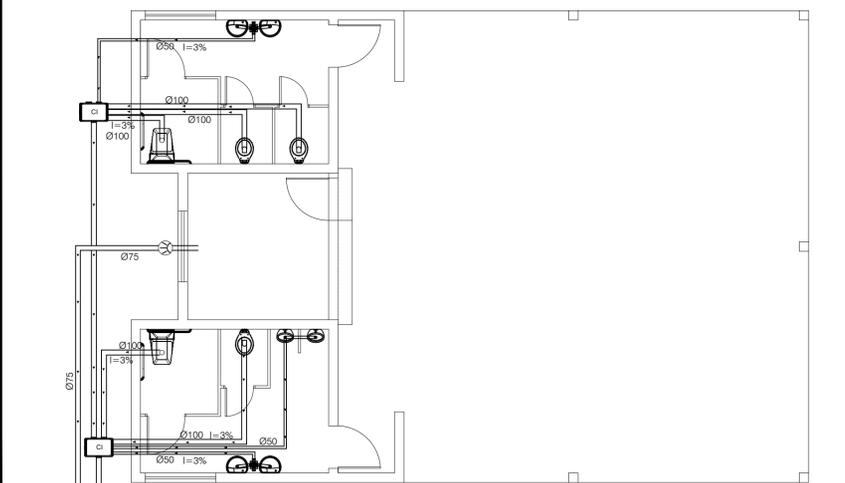

Projeto Hidrossanitário - Esgoto
Escala: 1/75

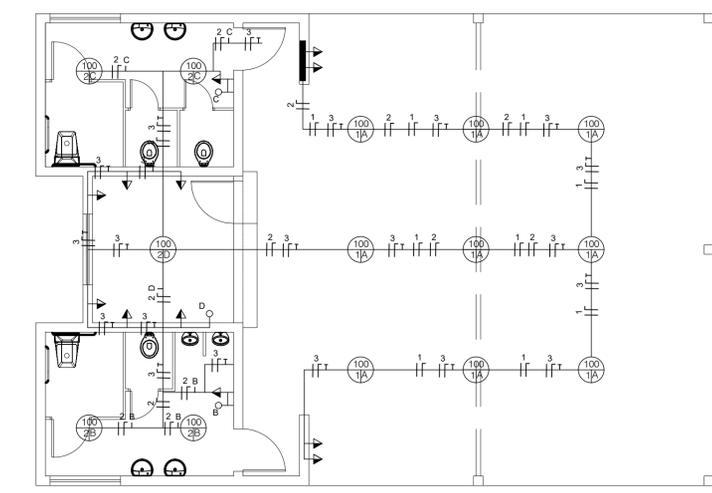

QUADRO DE CARGAS				
Circuito	Descrição	Potência	Condutor	Proteção
1	Iluminação	900 W	1#1.5(1.5mm²)	1x15A
2	Iluminação	900 W	1#1.5(1.5mm²)	1x15A
3	Tomada Uso Geral	1200 W	1#2.5(2.5,5mm²)	1x20A

LEGENDA	
	PONTO DE LUZ INCANDESCENTE
	INTERRUPTOR SIMPLES
	INTERRUPTOR DUPLO
	INTERRUPTOR TRIPLO
	TOMADA BAIXA
	TOMADA MÉDIA
	TOMADA ALTA
	CED - 8 DISJUNTORES
OBS: Eletroduto não cotado - 3/4 poligada	
Fio não cotado - 14 AWG	

Projeto Elétrico
Escala: 1/75

PREFEITURA MUNICIPAL DE LAVRAS DO SUL
SETOR DE ENGENHARIA

PROJETO: Construção do Galpão Crioulo na Associação Tradicionalista José Benito Chiappetta

ENDEREÇO: RS - 357

PROPRIETÁRIO: RESPONSÁVEL TÉCNICO:

PREFEITURA MUNICIPAL DE LAVRAS DO SUL
CNPJ: 88.201.298/0001-49

THIAGO DIAS RIBEIRO
CREA RS 221061

FOLHA: 01/01 DATA: 17/10/2023 ESCALA: INDICADA